


VYŠKOVÉ SCHÉMA

čís.	Název	Plocha m ²
- 1 -	DENNÍ MÍSTNOST	9,3
- 2 -	ZADVĚŘÍ	16,3
- 3 -	WC	2,1
- 4 -	SKLAD	5,2
- 5 -	KANCELÁŘ STAROSTY	19,2
- 6 -	KANCELÁŘ ÚŘADU	17,7
- 7 -	VSTUPNÍ HALA	13,2
- 8 -	ORDINACE PRAKT.LÉKÁŘE	14,0

LEGENDA MÍSTNOSTÍ

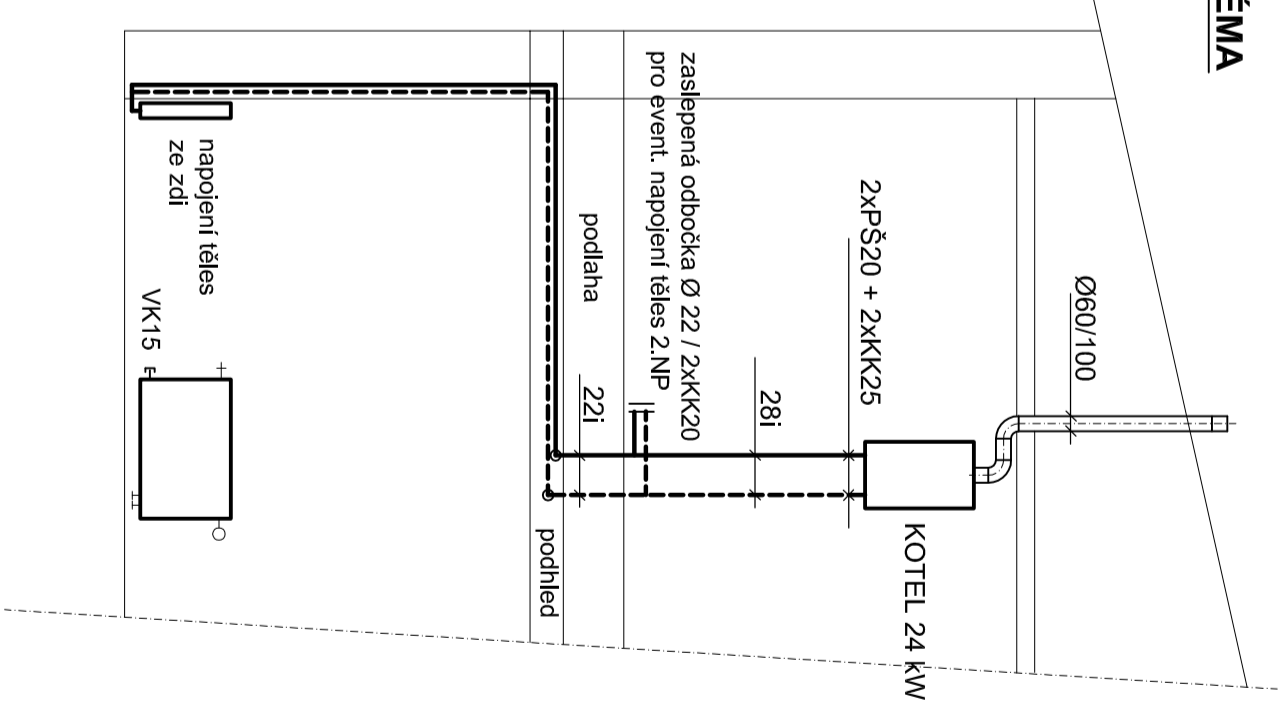

Topná voda přívod 70°C
Topná voda vratná 55°C

Projektant : Ing. Kohout	Ing. Bedřich Kohout
Místo : Dřevčice, okr. Praha - východ	projekty TZB
Investor : Obecní úřad Dřevčice	M.Horákové 22, Praha 7
Akce : Stavební úpravy objektu Obecního úřadu	GSM : 737 / 111 04 05
SO / PS : D.1.4.a - Zařízení pro vytápění staveb	Formát : 3 A4
Obsah : PŮDORYS 1.NP	Datum : únor 2017
	Stupeň : realiz. projekt
	Měřítko : 1 : 50
	Složka : D.1.4.a-3